
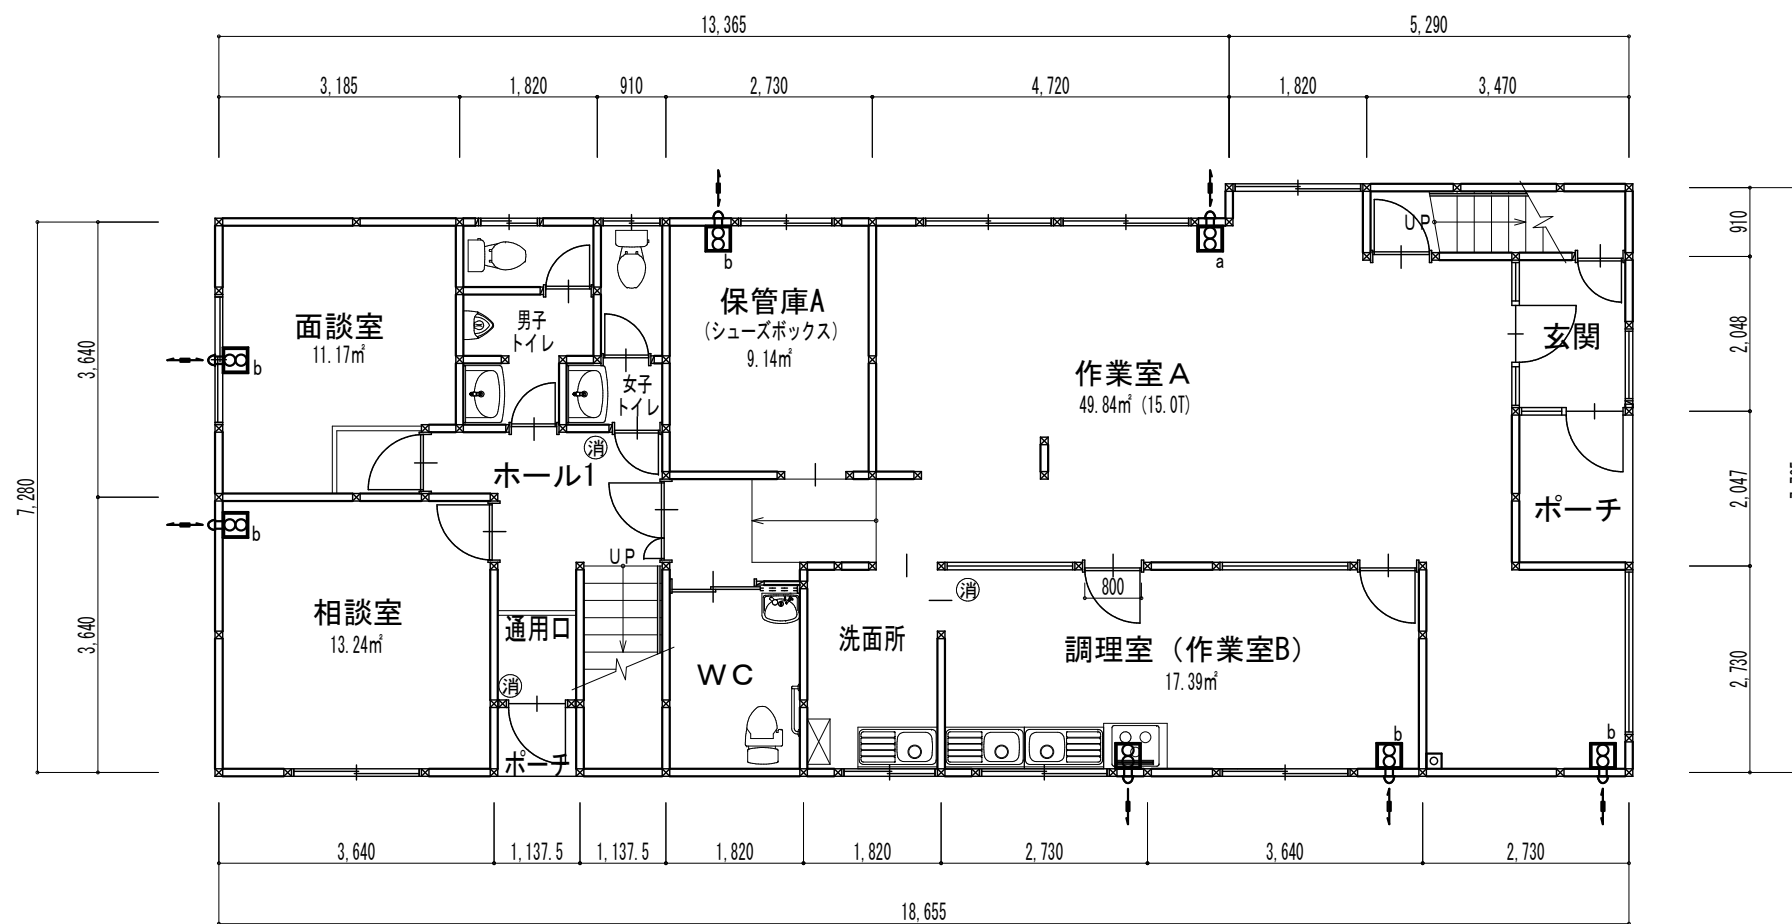


2階平面図

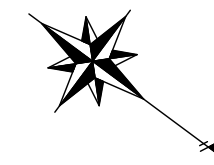

1階平面図

- ⊙ 消火器
- □_a 24時間計画換気 (ロスナイ VL-140EU3-D)
- □_b 24時間計画換気 (ロスナイ VL-70ES2-D)

特記事項	一般建築士事務所登録第(組)360号 管理建築士-級建築士登録第122275号 半崎 敏裕	設計	製図	担当	設計年月日 R02.02	工事名称 (仮称) 就労支援センター改修工事	図面名称 改修平面図	縮尺 1 / 100	図面番号 A-4
------	---	----	----	----	-----------------	---------------------------	---------------	---------------	-------------